
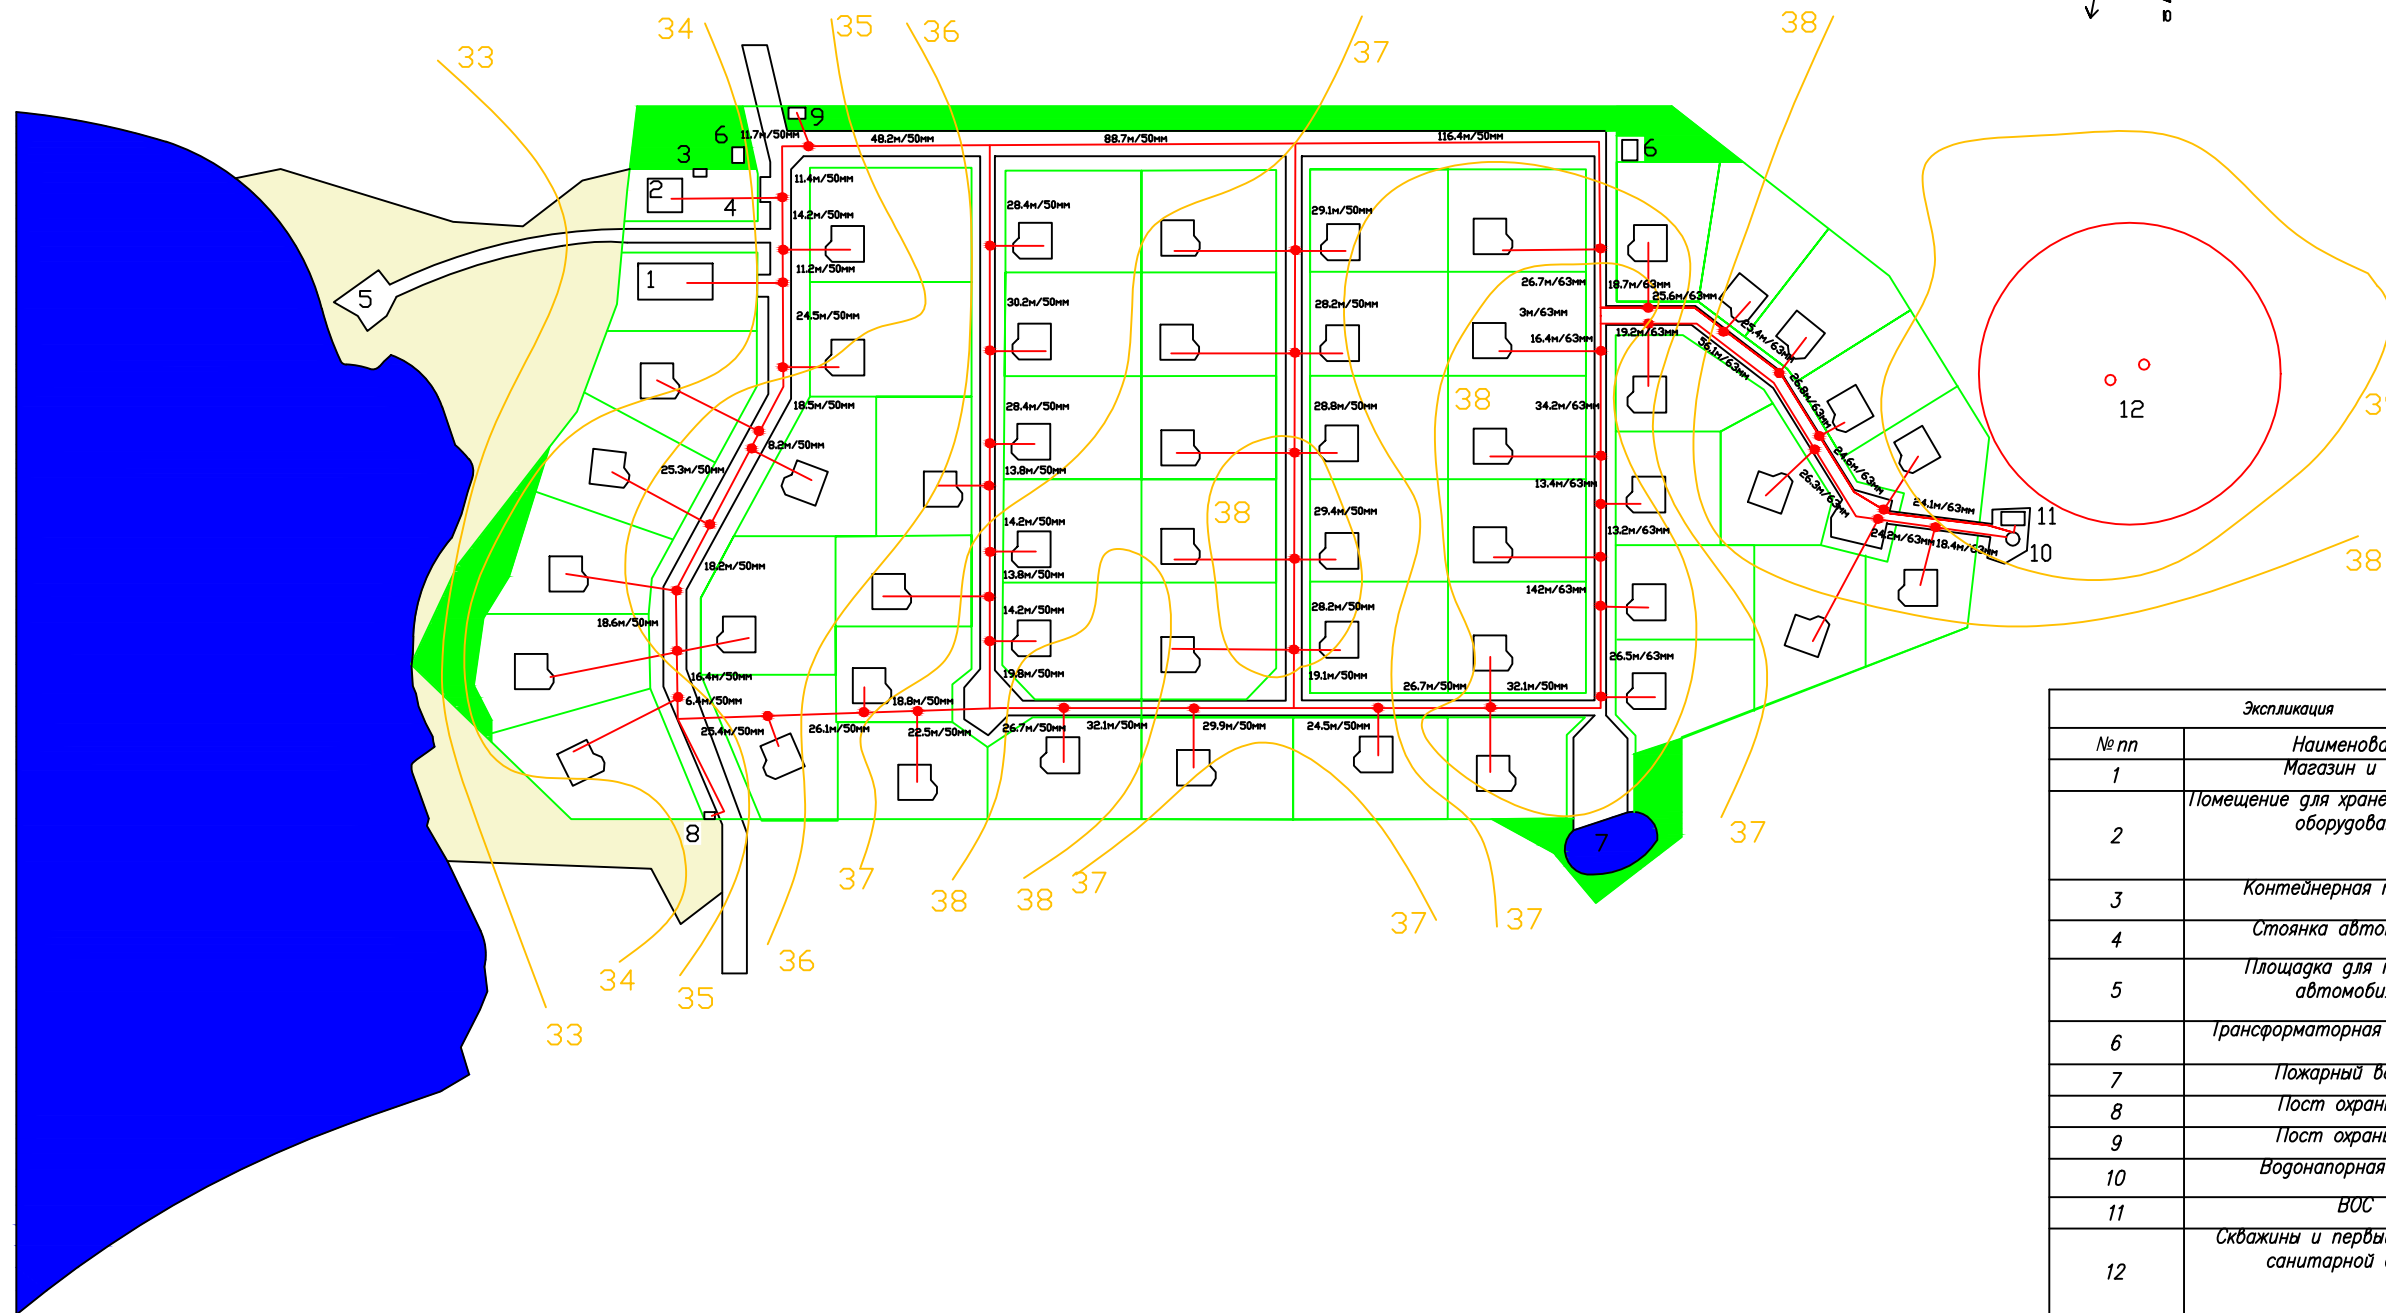
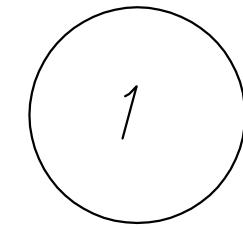


Генплан коттеджного поселка, сеть водоснабжения

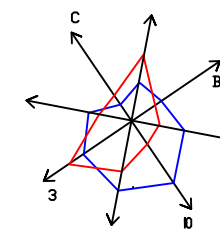

Экспликация	
№ пп	Наименование
1	Магазин и кафе
2	Помещение для хранения пожарного оборудования
3	Контейнерная площадка
4	Стоянка автомобилей
5	Площадка для пожарных автомобилей
6	Трансформаторная подстанция
7	Пожарный водоем
8	Пост охраны №1
9	Пост охраны №2
10	Водонапорная башня
11	ВОС
12	Скважины и первый пояс зоны санитарной охраны

				VKP-08.03.01-3Ф.2016-11-ВВБ-204		
				Водооснабжение коттеджного поселка		
Должность	Фамилия И.О.	Подпись	Дата	Водопроводная сеть		
Разработал	Неская В.М.			Стадия	Лист	Листов
Зав. кафедрой	Иванов В.Г.			У	1	6
Руковод. ВКР	Русанова Е.В.			Генеральный план поселка, сеть водоснабжения М 1:1000		
Консультант	Русанова Е.В.			ФГБОУ ВО ИГИТЭС Фак-т БФО, кафедра "ВВиГ" группа ВВБ-В-3Ф		
Консультант						
Норм. контр.	Терехов П.Д.					